

- A) Luster pl. 2x18W EVG + SCM
- B) Luster pl. 2x28W EVG + SCM
- C) Luster pl. 2x18W EVG IP44
- D) Luster pl. 2x28W EVG IP44
- E) Luster nr. 2x28W EVG + SCM
- F) Citrus 2x2x4W zwieszany
- G) LugoClassic pl. 4x24W TS PAR
- H) LugoClassic pl. 4x18W EVG ML IP20
- I) Atlantyck 3x2x58W IP65 EVG
- J) Atlantyck 3x2x38W IP65 EVG
- K) Alfine 2x49W PLX zwieszany okolo 0,5-1m
- L) Operana swak. Midluran LED 1h (insalutowa dwustronna)
- M) Operana swak. Midluran LED 1h (insalutowa dwustronna)
- N) Operana swak. Midluran LED 1h (insalutowa dwustronna)
- O) Operana swak. Midluran LED 1h (insalutowa dwustronna)
- P) Operana swak. Midluran LED 1h (insalutowa dwustronna)
- Q) Operana swak. Midluran LED 1h (insalutowa dwustronna)
- R) Operana swak. Midluran LED 1h (insalutowa dwustronna)
- S) Operana swak. Midluran LED 1h (insalutowa dwustronna)
- T) Operana swak. Midluran LED 1h (insalutowa dwustronna)
- U) Operana swak. Midluran LED 1h (insalutowa dwustronna)
- V) Operana swak. Midluran LED 1h (insalutowa dwustronna)
- W) Operana swak. Midluran LED 1h (insalutowa dwustronna)
- X) Operana swak. Midluran LED 1h (insalutowa dwustronna)
- Y) Operana swak. Midluran LED 1h (insalutowa dwustronna)
- Z) Operana swak. Midluran LED 1h (insalutowa dwustronna)

YDY 3x1,5mm² - zasilanie oswietlenia
 YDY 3x1,5mm² - sterowanie oswietlenia
 4x YDY 3x1,5mm²/RB25- sterowanie went. z centr. wentl.

ZESTAWIENIE POWIERZCHNI PARTERU			
NR	POWIERZCHNIA	PAJACH	POSAZDZIA
11	WATROJAJ	100m ²	GRES
12	WATROJAJ	6,70m ²	GRES
13	KALITA STODOWA	20,00m ²	GRES STOPNE (KAWIENNE STU)
14	KOMUNIKACJA	35,70m ²	GRES
15	KOMUNIKACJA	27,00m ²	GRES
16	KOMUNIKACJA	5,40m ²	GRES
17	KANCELARIA	8,60m ²	GRES
18	POWIERZCHNIA BIUROWE	29,70m ²	GRES
19	POWIERZCHNIA BIUROWE	32,70m ²	GRES
110	ARCHIWUM	7,30m ²	GRES
111	POWIERZCHNIA BIUROWE	20,20m ²	GRES
112	POZOSTOENKI	4,60m ²	GRES
113	TOILETA BIUROWCA (MĘSKA)	4,60m ²	GRES
114	TOILETA BIUROWCA (KIEPSKA)	5,20m ²	GRES
115	POM. PRZEJAZDOWE	1,60m ²	GRES
116	POWIERZCHNIA BIUROWE	37,00m ²	GRES
117	KASA	5,60m ²	GRES
118	POWIERZCHNIA BIUROWE	49,20m ²	GRES
119	POWIERZCHNIA BIUROWE	24,40m ²	GRES
120	POWIERZCHNIA BIUROWE	77,20m ²	GRES
121	TOILETA DLA FEMININ (MĘSKA)	4,60m ²	GRES
122	TOILETA DLA FEMININ (KIEPSKA)	6,00m ²	GRES
SUMA PLOZTOWA (P-RUCH)		252,70m ²	28,90m ²
SUMA PLOZTOWA (P-RUCH)		282,90m ²	389,30m ²

WIELKOŚĆ ZATRUDNIENIA			
NR	NAZWA WYKONANIA	ZATRUDNIENIE	REZERWA
17	KANCELARIA	1 os.	-
18	OPROWADZENIE SIŁKOWE I ROLNICTWO	2 os.	2 os.
19	DOPIKOWY SERWIS	3 os.	1 os.
20	EMERGENCJA LUDZKA	2 os.	1 os.
21	EMERGENCJA LUDZKA	2 os.	1 os.
22	GOSPODARSTWA NERUCHOMOŚCIAMI	2 os.	1 os.
23	KASJA - GPRPA	2 os.	2 os.
24	KASJA	1 os.	1 os.
25	KASJA	1 os.	1 os.
26	-ds. wybudowania podłogi i opłat	2 os.	1 os.
27	-ds. wybudowania podłogi i opłat	2 os.	1 os.
28	KSEKOWOŚĆ	2 os.	1 os.
29	KSEKOWOŚĆ	2 os.	1 os.
30	KSEKOWOŚĆ	2 os.	1 os.
31	KSEKOWOŚĆ	2 os.	1 os.
32	KSEKOWOŚĆ	2 os.	1 os.
33	KSEKOWOŚĆ	2 os.	1 os.
34	KSEKOWOŚĆ	2 os.	1 os.
35	KSEKOWOŚĆ	2 os.	1 os.
36	KSEKOWOŚĆ	2 os.	1 os.
37	KSEKOWOŚĆ	2 os.	1 os.
38	KSEKOWOŚĆ	2 os.	1 os.
39	KSEKOWOŚĆ	2 os.	1 os.
40	KSEKOWOŚĆ	2 os.	1 os.
41	KSEKOWOŚĆ	2 os.	1 os.
42	KSEKOWOŚĆ	2 os.	1 os.
43	KSEKOWOŚĆ	2 os.	1 os.
44	KSEKOWOŚĆ	2 os.	1 os.
45	KSEKOWOŚĆ	2 os.	1 os.
46	KSEKOWOŚĆ	2 os.	1 os.
47	KSEKOWOŚĆ	2 os.	1 os.
48	KSEKOWOŚĆ	2 os.	1 os.
49	KSEKOWOŚĆ	2 os.	1 os.
50	KSEKOWOŚĆ	2 os.	1 os.
51	KSEKOWOŚĆ	2 os.	1 os.
52	KSEKOWOŚĆ	2 os.	1 os.
53	KSEKOWOŚĆ	2 os.	1 os.
54	KSEKOWOŚĆ	2 os.	1 os.
55	KSEKOWOŚĆ	2 os.	1 os.
56	KSEKOWOŚĆ	2 os.	1 os.
57	KSEKOWOŚĆ	2 os.	1 os.
58	KSEKOWOŚĆ	2 os.	1 os.
59	KSEKOWOŚĆ	2 os.	1 os.
60	KSEKOWOŚĆ	2 os.	1 os.
61	KSEKOWOŚĆ	2 os.	1 os.
62	KSEKOWOŚĆ	2 os.	1 os.
63	KSEKOWOŚĆ	2 os.	1 os.
64	KSEKOWOŚĆ	2 os.	1 os.
65	KSEKOWOŚĆ	2 os.	1 os.
66	KSEKOWOŚĆ	2 os.	1 os.
67	KSEKOWOŚĆ	2 os.	1 os.
68	KSEKOWOŚĆ	2 os.	1 os.
69	KSEKOWOŚĆ	2 os.	1 os.
70	KSEKOWOŚĆ	2 os.	1 os.

- LEGENDA:
- o - prof. wylicznik jednobiegunowy
 - o - prof. wylicznik schodowy
 - o - prof. wylicznik świecznikowy
 - o - prof. tablica bezpiecznikowa
 - o - prof. wylicznik
 - o - prof. wylicznik schodowy IP44
 - o - prof. wylicznik jednobiegunowy IP44

Rzut parteru - instalacja oświetlenia


adres: **mgr inż. Piotr Fimonik**
 ul. Kosciuszki 28
 działka nr 553/51

projektant: **mgr inż. Marcin Grzesiekiewicz**
 ul. Malinowich 2 tel./fax 081 821 33 93

data: **2010**

skala: **1:100**

nr rysunku: **E-19**

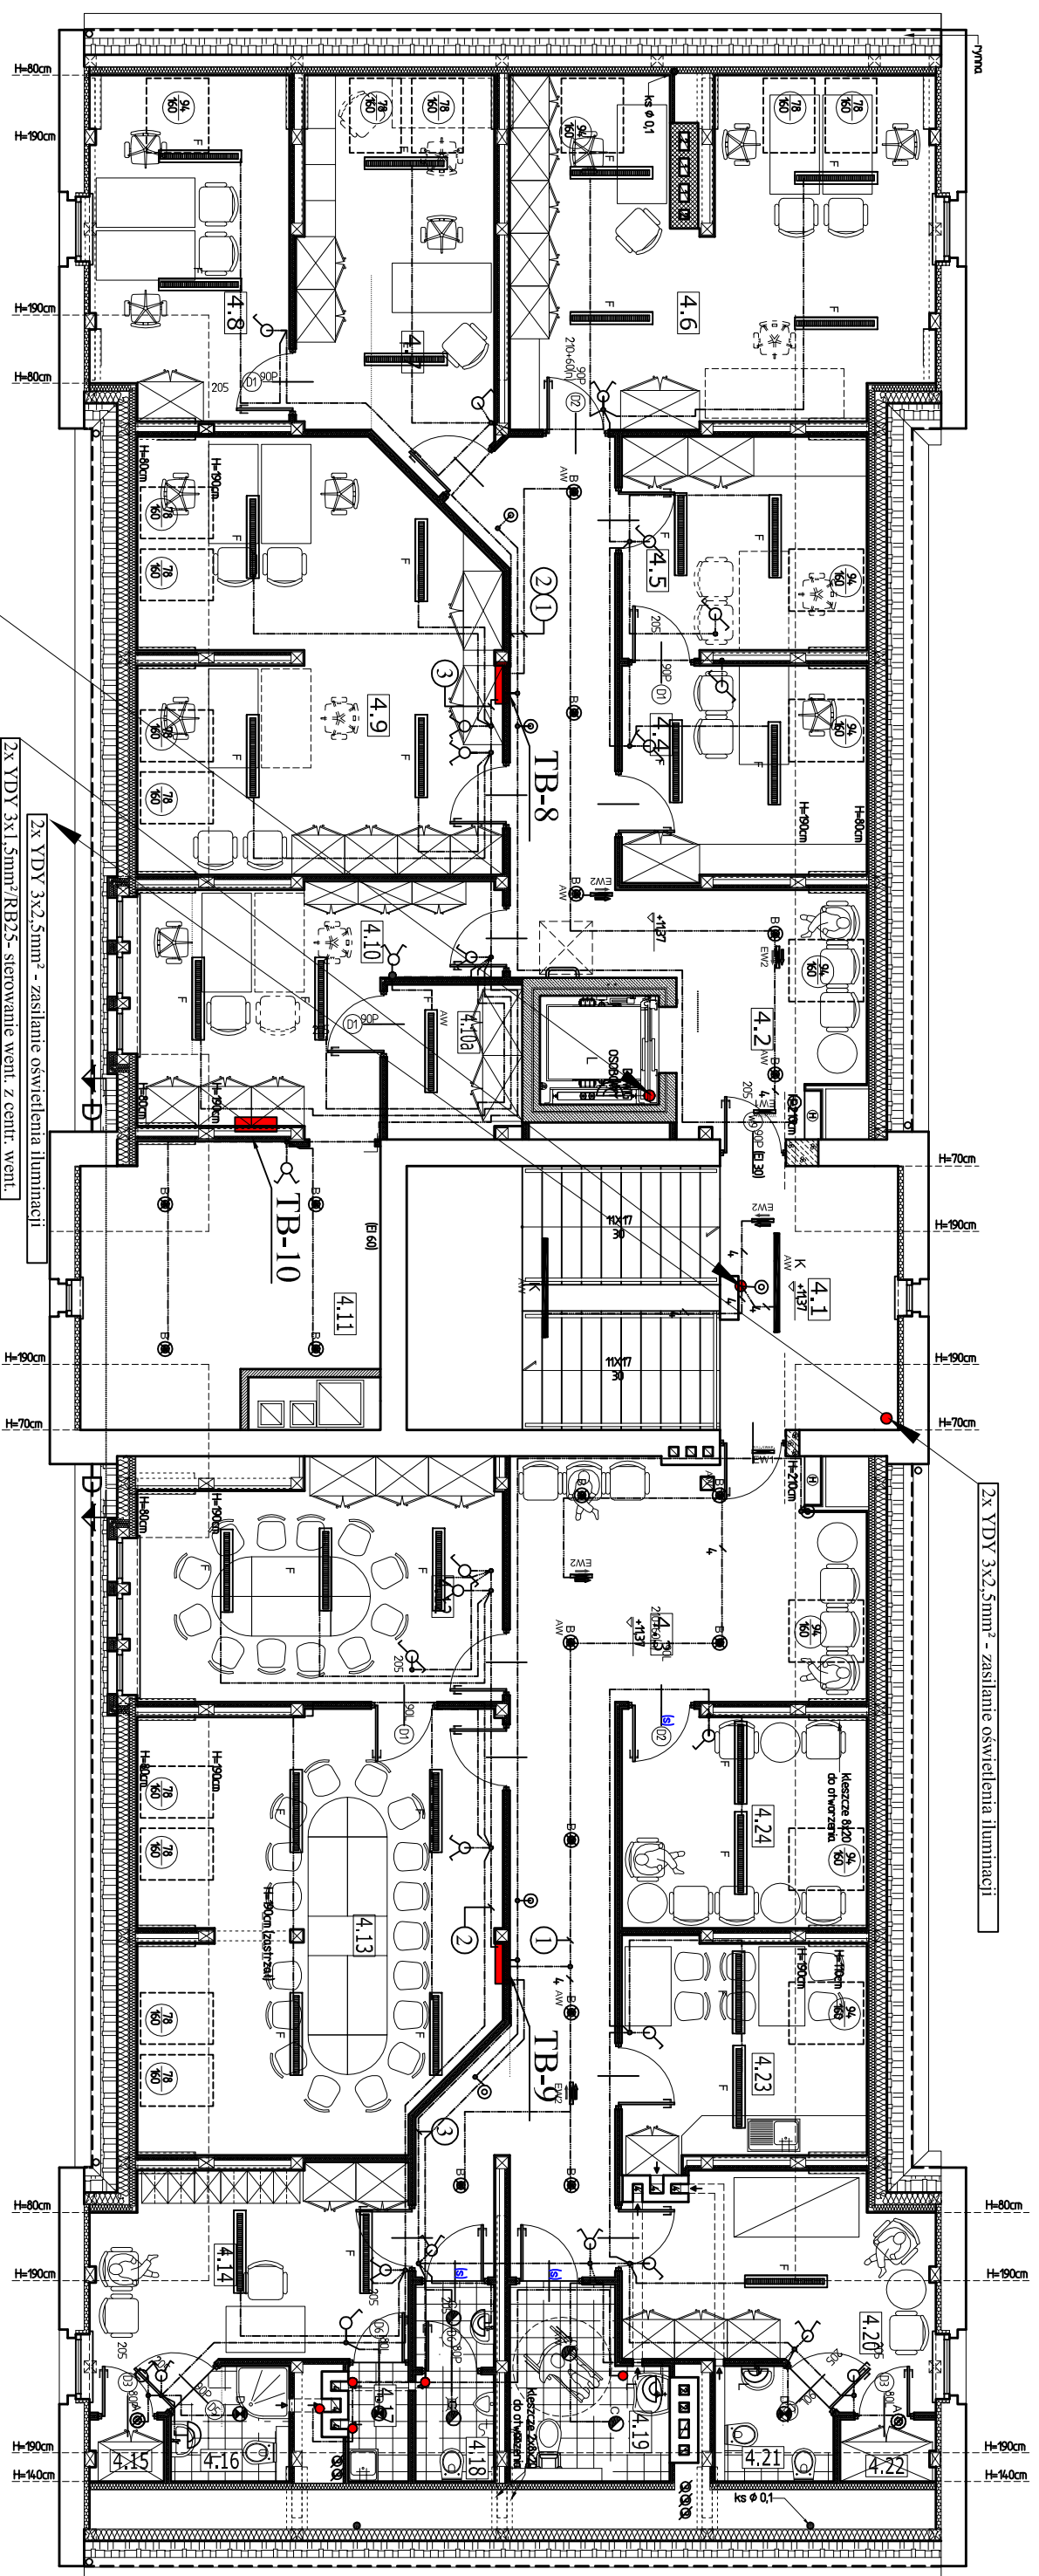

ZESTAWIENIE POWIERZCHNI PODŁASZA UŻYTKOWEGO					
NR	POWIERZCHNIA	PLITKI	PROG	PROG	PROG
4.1	KUCHNIA SPOKOJNA				
4.2	KUCHNIA				
4.3	POWIERZCHNIA BIUROWE	650m²	1190m²	2530m²	2610m²
4.4	POWIERZCHNIA BIUROWE	650m²	1190m²	2530m²	2610m²
4.5	POWIERZCHNIA BIUROWE	2330m²	3210m²	3420m²	3710m²
4.6	POWIERZCHNIA BIUROWE	930m²	1680m²	2990m²	3150m²
4.7	POWIERZCHNIA BIUROWE	930m²	1680m²	2990m²	3150m²
4.8	POWIERZCHNIA BIUROWE	2610m²	3350m²	3590m²	3950m²
4.9	POWIERZCHNIA BIUROWE	2610m²	3350m²	3590m²	3950m²
4.10	POWIERZCHNIA BIUROWE	7130m²	2120m²	1480m²	910m²
4.11	SERWEROWNIA	510m²	1880m²		
4.12	HALA SALA KONGRESOWA	2150m²	3410m²		
4.13	HALA SALA KONGRESOWA			1230m²	1810m²
4.14	PROJEKCIJA GOSPODARSTWA			1010m²	1310m²
4.15	SZCZEGÓLNA			210m²	290m²
4.16	LUBENKA			310m²	160m²
4.17	POWIERZCHNIA PROJEKCIJOWA			310m²	350m²
4.18	TOILETA PRACOWNICZA MĘSKA			510m²	610m²
4.19	TOILETA PRACOWNICZA KIEPSKA			110m²	140m²
4.20	POK. WPROZD DLA KOWEJ W GŁOZY			210m²	290m²
4.21	KABINA LUBENY OSOBISTE DLA KOWEJ			1010m²	140m²
4.22	SCHOKER			810m²	1010m²
4.23	POWIERZCHNIA SOCJALNE			810m²	1010m²
4.24	PALAZNA			1910m²	2110m²
RAZEM		5010m²	9610m²	30210m²	37950m²
SUMA POWIERZCHNI POWIERZCHNI				9110m²	8210m²
SUMA POWIERZCHNI PODŁOGI					9160m²

WIELKOŚĆ ZATRUDNIENIA		
NR	NAZWA WYDZIAŁU	ZATRUDNIENIE
		OBECNE
4.4	ZESPÓŁ OBSŁUGI SPOKOJNOŚCI	1 os.
4.5	OBROTA CENNIKU SPRZĄT WODNIK	1 os.
4.6	OBROTA CENNIKU SPRZĄT WODNIK	3 os.
4.7	OBROTA CENNIKU SPRZĄT WODNIK	2 os.
4.8	PRACUJĄCY W KUCHNIE	1 os.
4.9	ORGANIZACJA PRACOWNICZYCH	3 os.
4.10	ORGANIZACJA PRACOWNICZYCH	1 os.
4.11	ORGANIZACJA PRACOWNICZYCH	1 os.
4.12	ORGANIZACJA PRACOWNICZYCH	1 os.
4.13	ORGANIZACJA PRACOWNICZYCH	1 os.
4.14	ORGANIZACJA PRACOWNICZYCH	1 os.
4.15	ORGANIZACJA PRACOWNICZYCH	1 os.
4.16	ORGANIZACJA PRACOWNICZYCH	1 os.
4.17	ORGANIZACJA PRACOWNICZYCH	1 os.
4.18	ORGANIZACJA PRACOWNICZYCH	1 os.
4.19	ORGANIZACJA PRACOWNICZYCH	1 os.
4.20	ORGANIZACJA PRACOWNICZYCH	1 os.
4.21	ORGANIZACJA PRACOWNICZYCH	1 os.
4.22	ORGANIZACJA PRACOWNICZYCH	1 os.
4.23	ORGANIZACJA PRACOWNICZYCH	1 os.
4.24	ORGANIZACJA PRACOWNICZYCH	1 os.
RAZEM		9 os.

- LEGENDA:
- o - proji. wylicznik jednobiegunowy
 - o - proji. wylicznik schodowy
 - o - proji. wylicznik świecznikowy
 - o - proji. tablica bezpiecznikowa
 - o - proji. wylicznik
 - o - proji. wylicznik schodowy IP44
 - o - proji. wylicznik jednobiegunowy IP44

Rzut poddasza - instalacja oświetlenia

Projektant: mgr inż. Piotr Filimonik

Obiekt: Biurowiec administracyjny

Adres: ul. Koszalska 28, dz. nr 553/51

Projektant: mgr inż. Marcin Grzesiukiewicz

Adres: ul. Mateklich 2, tel./fax 087 621 33 93

Skala: 1:100

Grudzień 2010

nr rysunku: E-22